



**LEGENDA DOTČENÝCH POZEMKŮ**

VLASTNÍK/OPRÁVNĚNÝ SUBJEKT

<span style="display:inline-block; width:15px; height:15px; background-color:#90EE90;"></span>	OBEC MOČOVICE
<span style="display:inline-block; width:15px; height:15px; background-color:#ADD8E6;"></span>	POVODÍ LABE, s.p.
<span style="display:inline-block; width:15px; height:15px; background-color:#FFD700;"></span>	GÁBIKOVÁ JANA

**LEGENDA - STÁV. TECHNICKÁ INFRASTRUKTURA**  
ORIENTAČNÍ ZÁKRESY, PODZEMNÍ VEDENÍ NUTNÉ VYTYČIT

	PODZEMNÍ NN (ČEZdi)
	NADZEMNÍ NN (ČEZdi)
	NADZEMNÍ SDĚLOVACÍ KABEL (CETIN)
	PODZEMNÍ SDĚLOVACÍ VEDENÍ (CETIN)
	PODZEMNÍ VODOVOD - PE ø 63 mm
	PODZ. VODOVOD - PŘÍPOJKY
	PODZEMNÍ KANALIZACE
	PODZ. KANALIZACE - PŘÍPOJKY

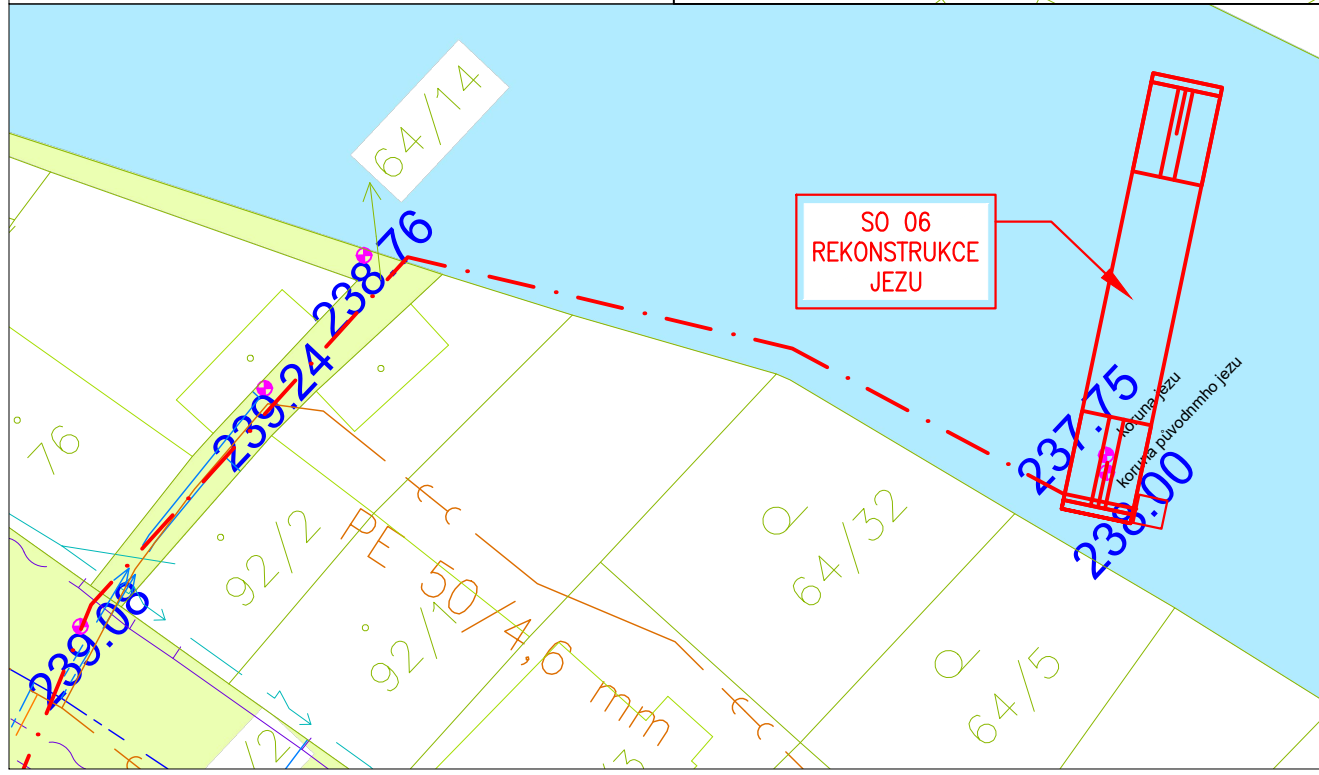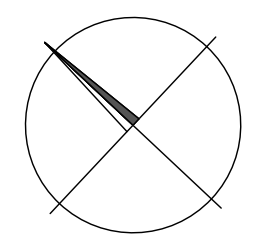

POZNÁMKA: K.Ú.: MOČOVICE				SOUŘADNÝ SYSTÉM: JTSK VÝŠKOVÝ SYSTÉM: BPV	
Kreslil ING. DENISA KOMENDOVÁ <i>Romendova</i>	Navrhl ING. DENISA KOMENDOVÁ <i>Romendova</i>	Odp. projektant ING. DENISA KOMENDOVÁ <i>Romendova</i>	Tech. kontrola ING. JAN CIHLÁŘ <i>Jan Cihlar</i>	<b>VODOHOSPODÁŘSKÝ ROZVOJ A VÝSTAVBA a.s.</b> Nábřeží 4 150 56 Praha 5	
Kraj Středočeský		Obec Močovice			
Investor Obec Močovice, Močovice 26, 286 01 Močovice				Soubor B.1_Katastrální_situace.dwg	
KONCEPCE ROZVOJE VODNÍCH PLOCH				Formát 2 A4	
				Datum 02/2020	
KATASTRÁLNÍ SITUACE				Stupeň STUDIE	
				Zakázka 4434/006	
				Měřítko 1:500	Výkres č.: B.1.